


MAGISTRÁT MĚSTA OLOMOUČ
odbor stavební, odd. územné správy

Došlo dne: 13-03-2008

MAGISTRÁT MĚSTA OLOMOUČ
DNE 16-04-2008
KČJ: SMOUČ 77 62108165
NAPOJENÍ NA STÁVAJÍCÍ PLYNOVOD
NAPOJENÍ NA KANALIZACI

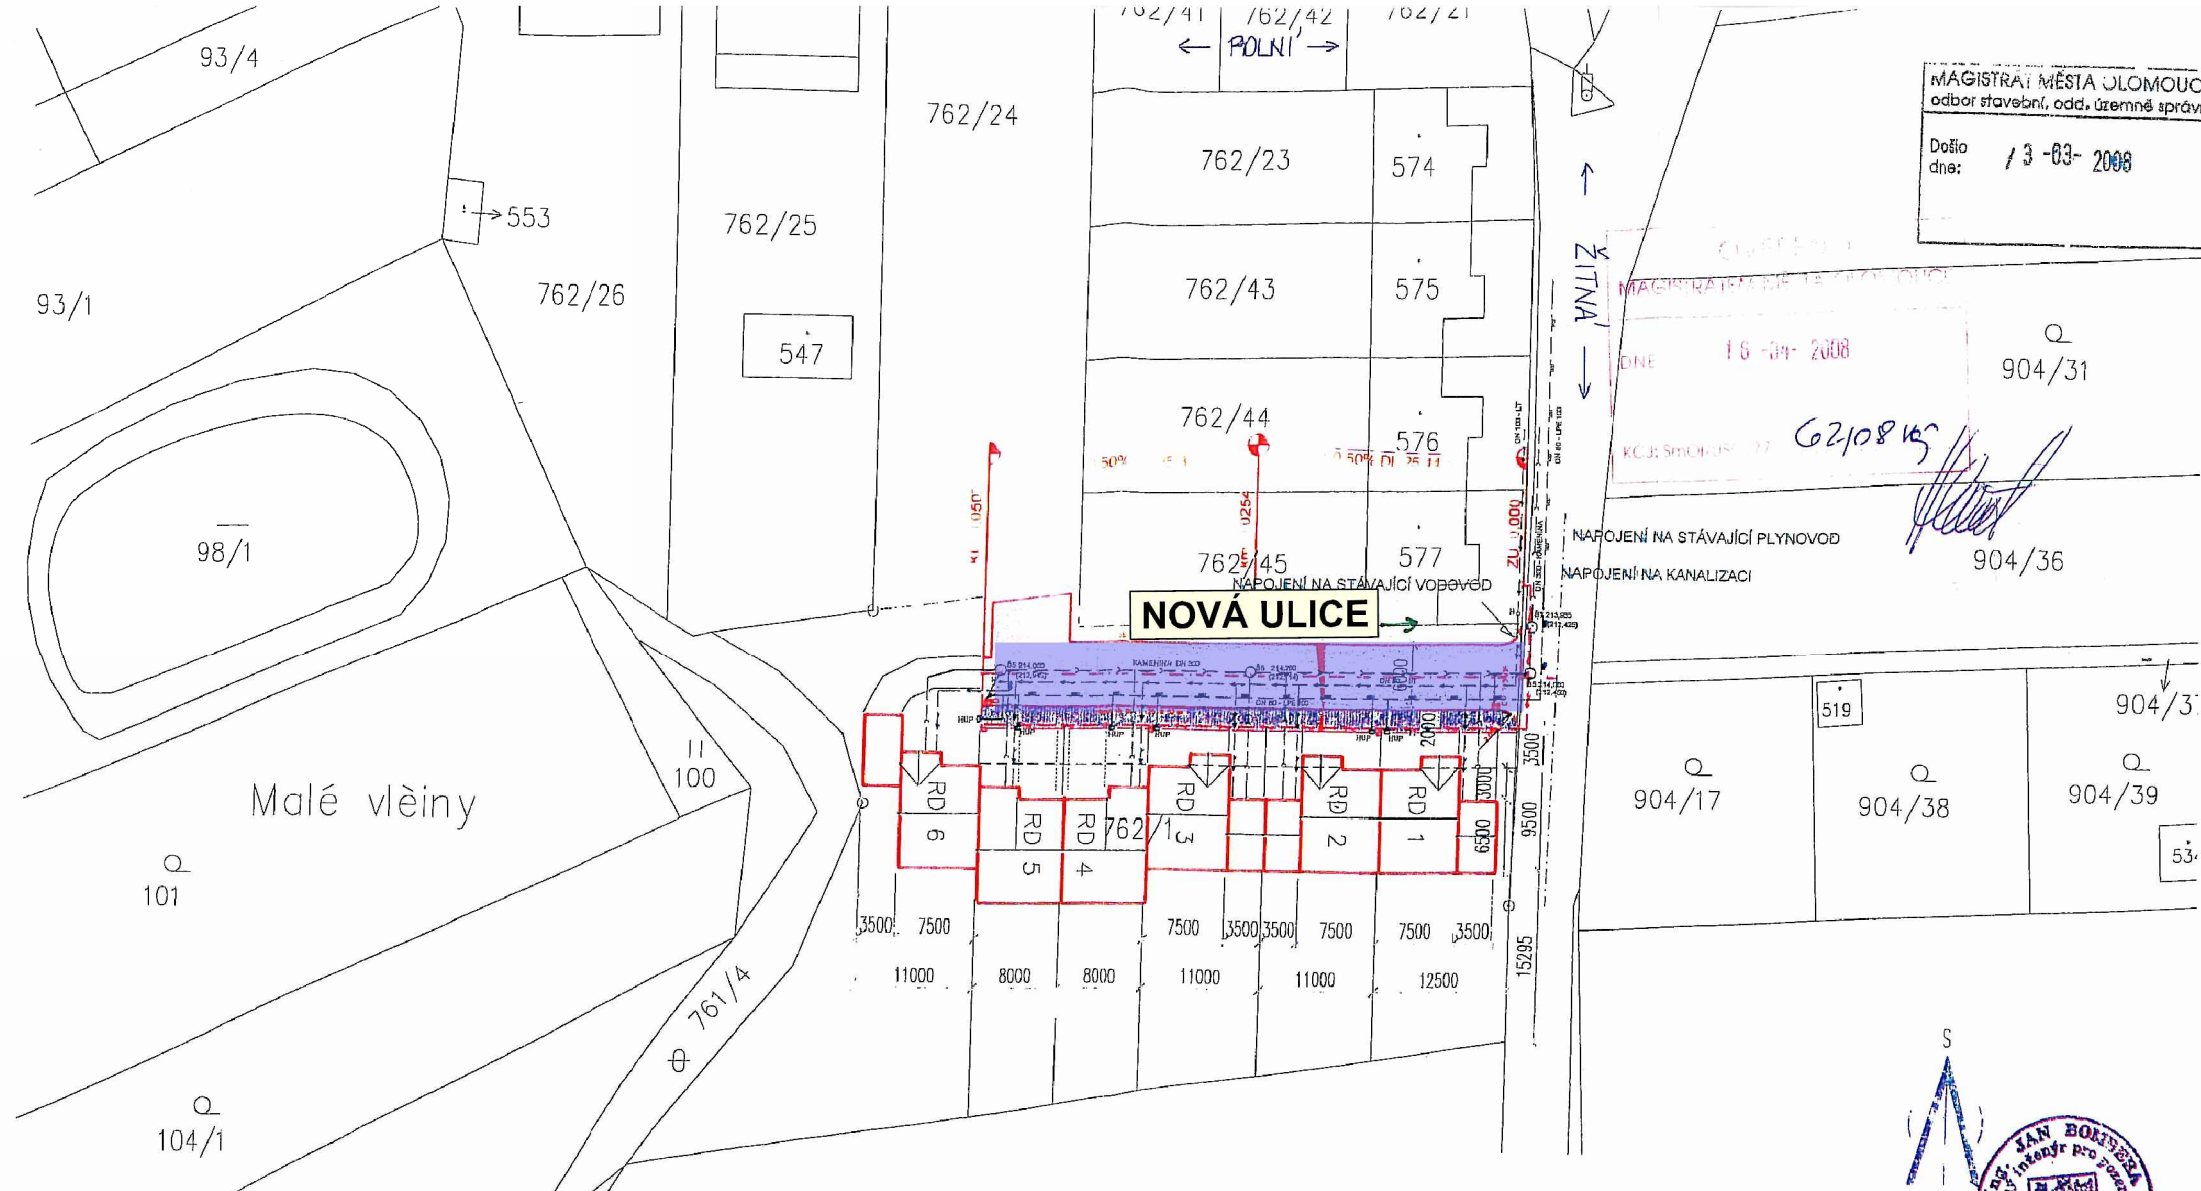

Malé vlěny

NOVÁ ULICE

LEGENDA

- VODA PITNÁ
- KANALIZACE JEDNOTNÁ
- KANALIZACE SPIAŠKOVÁ
- PLYNOVOD NTL
- TELECOM
- ELEKTRO-NADZEMNÍ
- ELEKTRO PODZEMNÍ
- TELECOM-NADZEMNÍ
- PLYNOVOD STL

Výškový systém : BpV ±0,000 = 215,200

Hlavní architekt ING. JÁN BOMBERA	Kreslil ING. JÁN BOMBERA	Zodp. projektant ING. JÁN BOMBERA	ING. JÁN BOMBERA TOLSTÉHO 4, 779 00 OLOMOUČ TEL.: 603 467 841 e-mail: jan.bombera@tiscali.cz
INVESTOR : K-STAV STAVEBNÍ a.s., U Panelárny 588/7, 772 00 OLOMOUČ PROFESE : KOMUNIKACE			
AKCE : " 6 RD ČERNOVÍR, UL. ŽITNÁ " PARC. Č. 762/1			FORMÁT : A3 DATUM : 12/2007 STUPEŇ : DSŘ Č. ZAKÁZKY : MĚŘÍTKO : 1:500 Č. VÝKRESU : 02
VÝKRES : KOORDINAČNÍ SITUACE			

